



Ficha Catastral: 00000030029000

Matrícula Inmobiliaria: - 578 -

CONSULTOR:

LDGO_PLANO_-_INCIGE1.kmp

CONTRATO No.: 001 DE 2012
OBJETO DEL PROYECTO: ESTUDIOS DE SERVICIOS, ESTUDIOS Y DISEÑOS ARQUITECTÓNICOS, BIOMÉTRICOS, DE URBANISMO, DISEÑOS ESTRUCTURALES, REDES HIDROSANITARIAS, REDES ELÉCTRICAS, REDES DE VOZ, DATOS, SEGURIDAD Y ESPECIALES PARA LA CONSTRUCCIÓN DEL EDIFICIO DE POSTGRADOS E INVESTIGACIONES.

DIRECTOR DE PROYECTO: Ingeniero GABRIEL ARTURO BELTRAN REYES
MATRÍCULA: 25202 - 090320 CND

DISEÑADOR:

INGENIERO: Ingeniero JORGE LIZARAZO
MATRÍCULA: 13202-102638 BLV

INTERVENOR DE DISEÑO:

CARLOS ANDRÉS AVENDAÑO
CONTRATO No.: 002 - 2012

FIRMA: _____
NOMBRE: Arquitecto CARLOS ANDRÉS AVENDAÑO AYALA
MATRÍCULA: _____

INTERVENOR UMNG:

FIRMA: _____
NOMBRE: Arquitecto LUIS AUGUSTO LIZARAZO
MATRÍCULA: _____

DIRECTOR DEL PROYECTO:

FIRMA: _____
NOMBRE: EDGAR FERNANDO CASTIBLANCO RAMÍREZ
MATRÍCULA: _____

RECTOR:

Mayor General (r)
EDUARDO ANTONIO
HERRERA BERBEL

DIBUJO:

TÍTULO:
DISEÑO ARQUITECTÓNICO
EDIFICIO DE POST GRADOS
E INVESTIGACIONES

CONTENIDO:
ANTEPROYECTO
CONEXIÓN A REDES EXISTENTES

OBSERVACIONES:

ESCALA:
1:50

FECHA:
Sept-19-2.012

ESTADO DEL PLANO:

PLANO DE ANTEPROYECTO


CODIFICACION:

CAMNUG-EPI-HS-08 de 11

Archivo: Hemiciclos-23-Planeacion.pln

CUADRO DE CONVENCIONES

	RED DE AGUA POTABLE PRESION
	PLANO HEMICICLO
	RED DE CONTROL
	0000 PVC-P 9/2
	TEE PVC-P 9/2
	TUBERIA DE PVC PRESION
	LINEA MANGERA
	COLUMNA DE AGUA FRIA PRESION
	DISPOSITIVO AMORTIGUADOR GOLPE DE ARRIETE
	TOTALIZADORA
	CAMBIO DE NIVEL

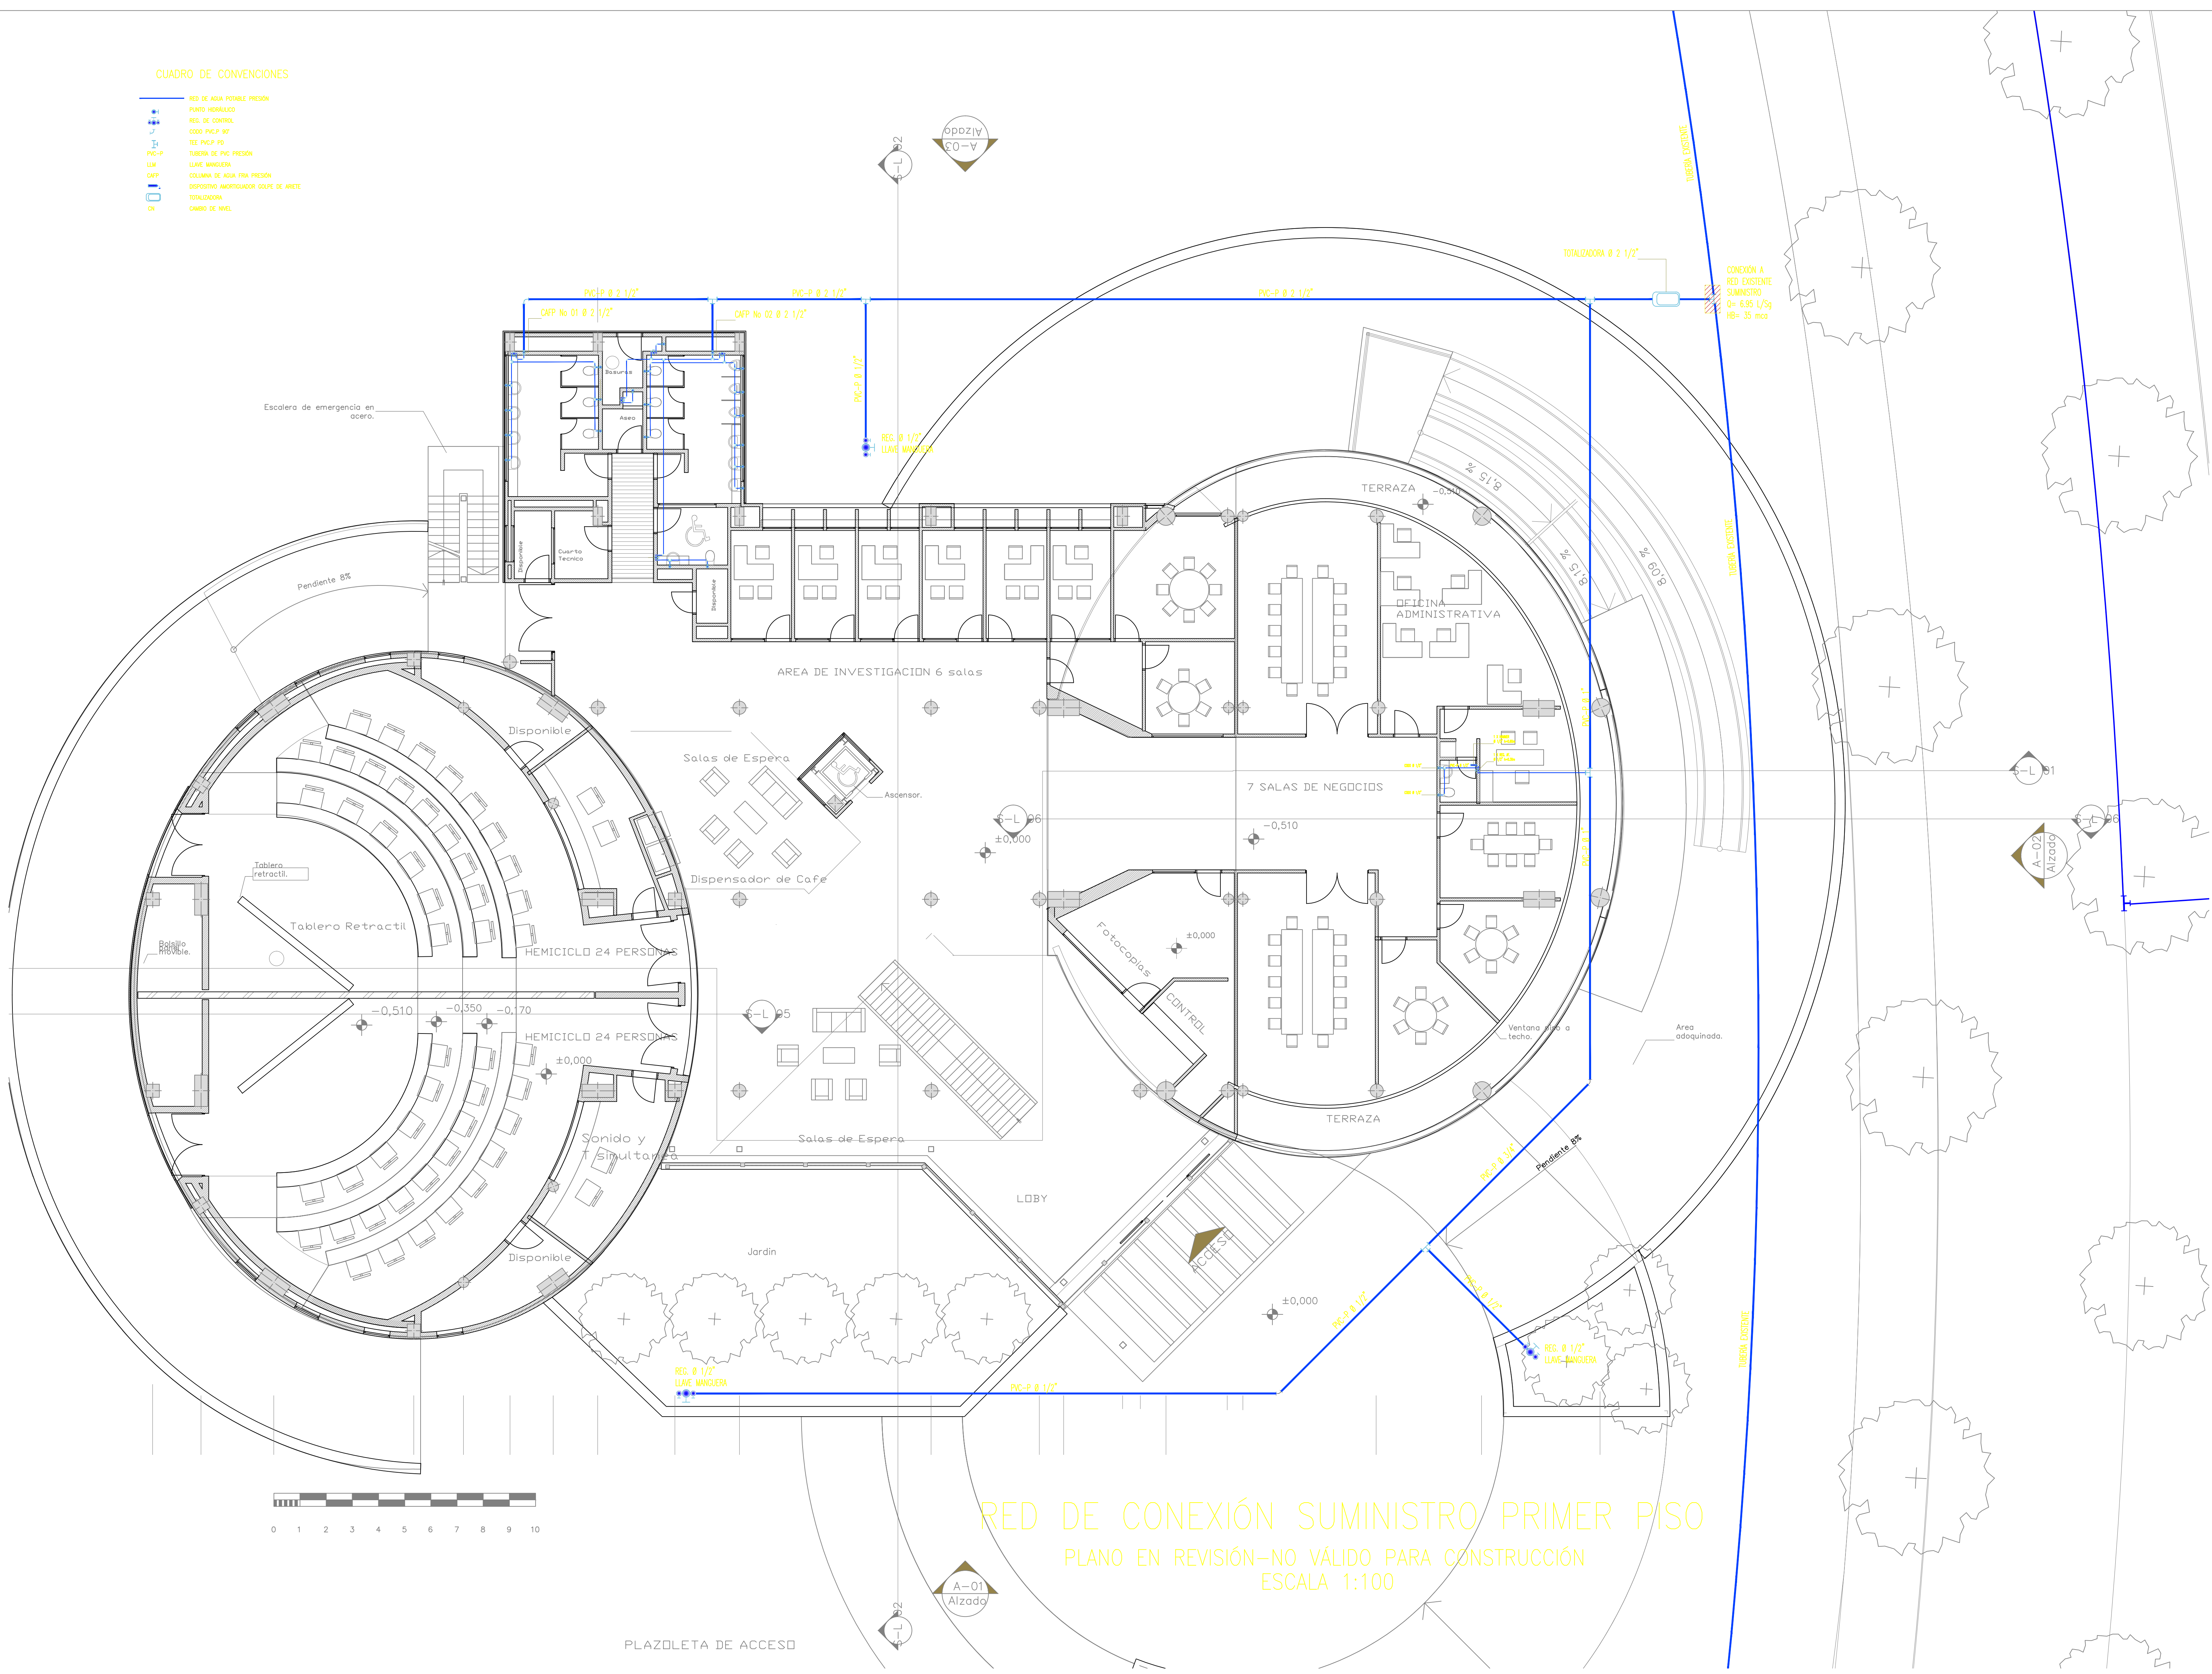

RED DE CONEXIÓN SUMINISTRO PRIMER PISO
PLANO EN REVISIÓN-NO VÁLIDO PARA CONSTRUCCIÓN
ESCALA 1:100