


RED DE SUMINISTRO SEGUNDO PISO

PLANO EN REVISIÓN-NO VÁLIDO PARA CONSTRUCCIÓN
ESCALA 1:50

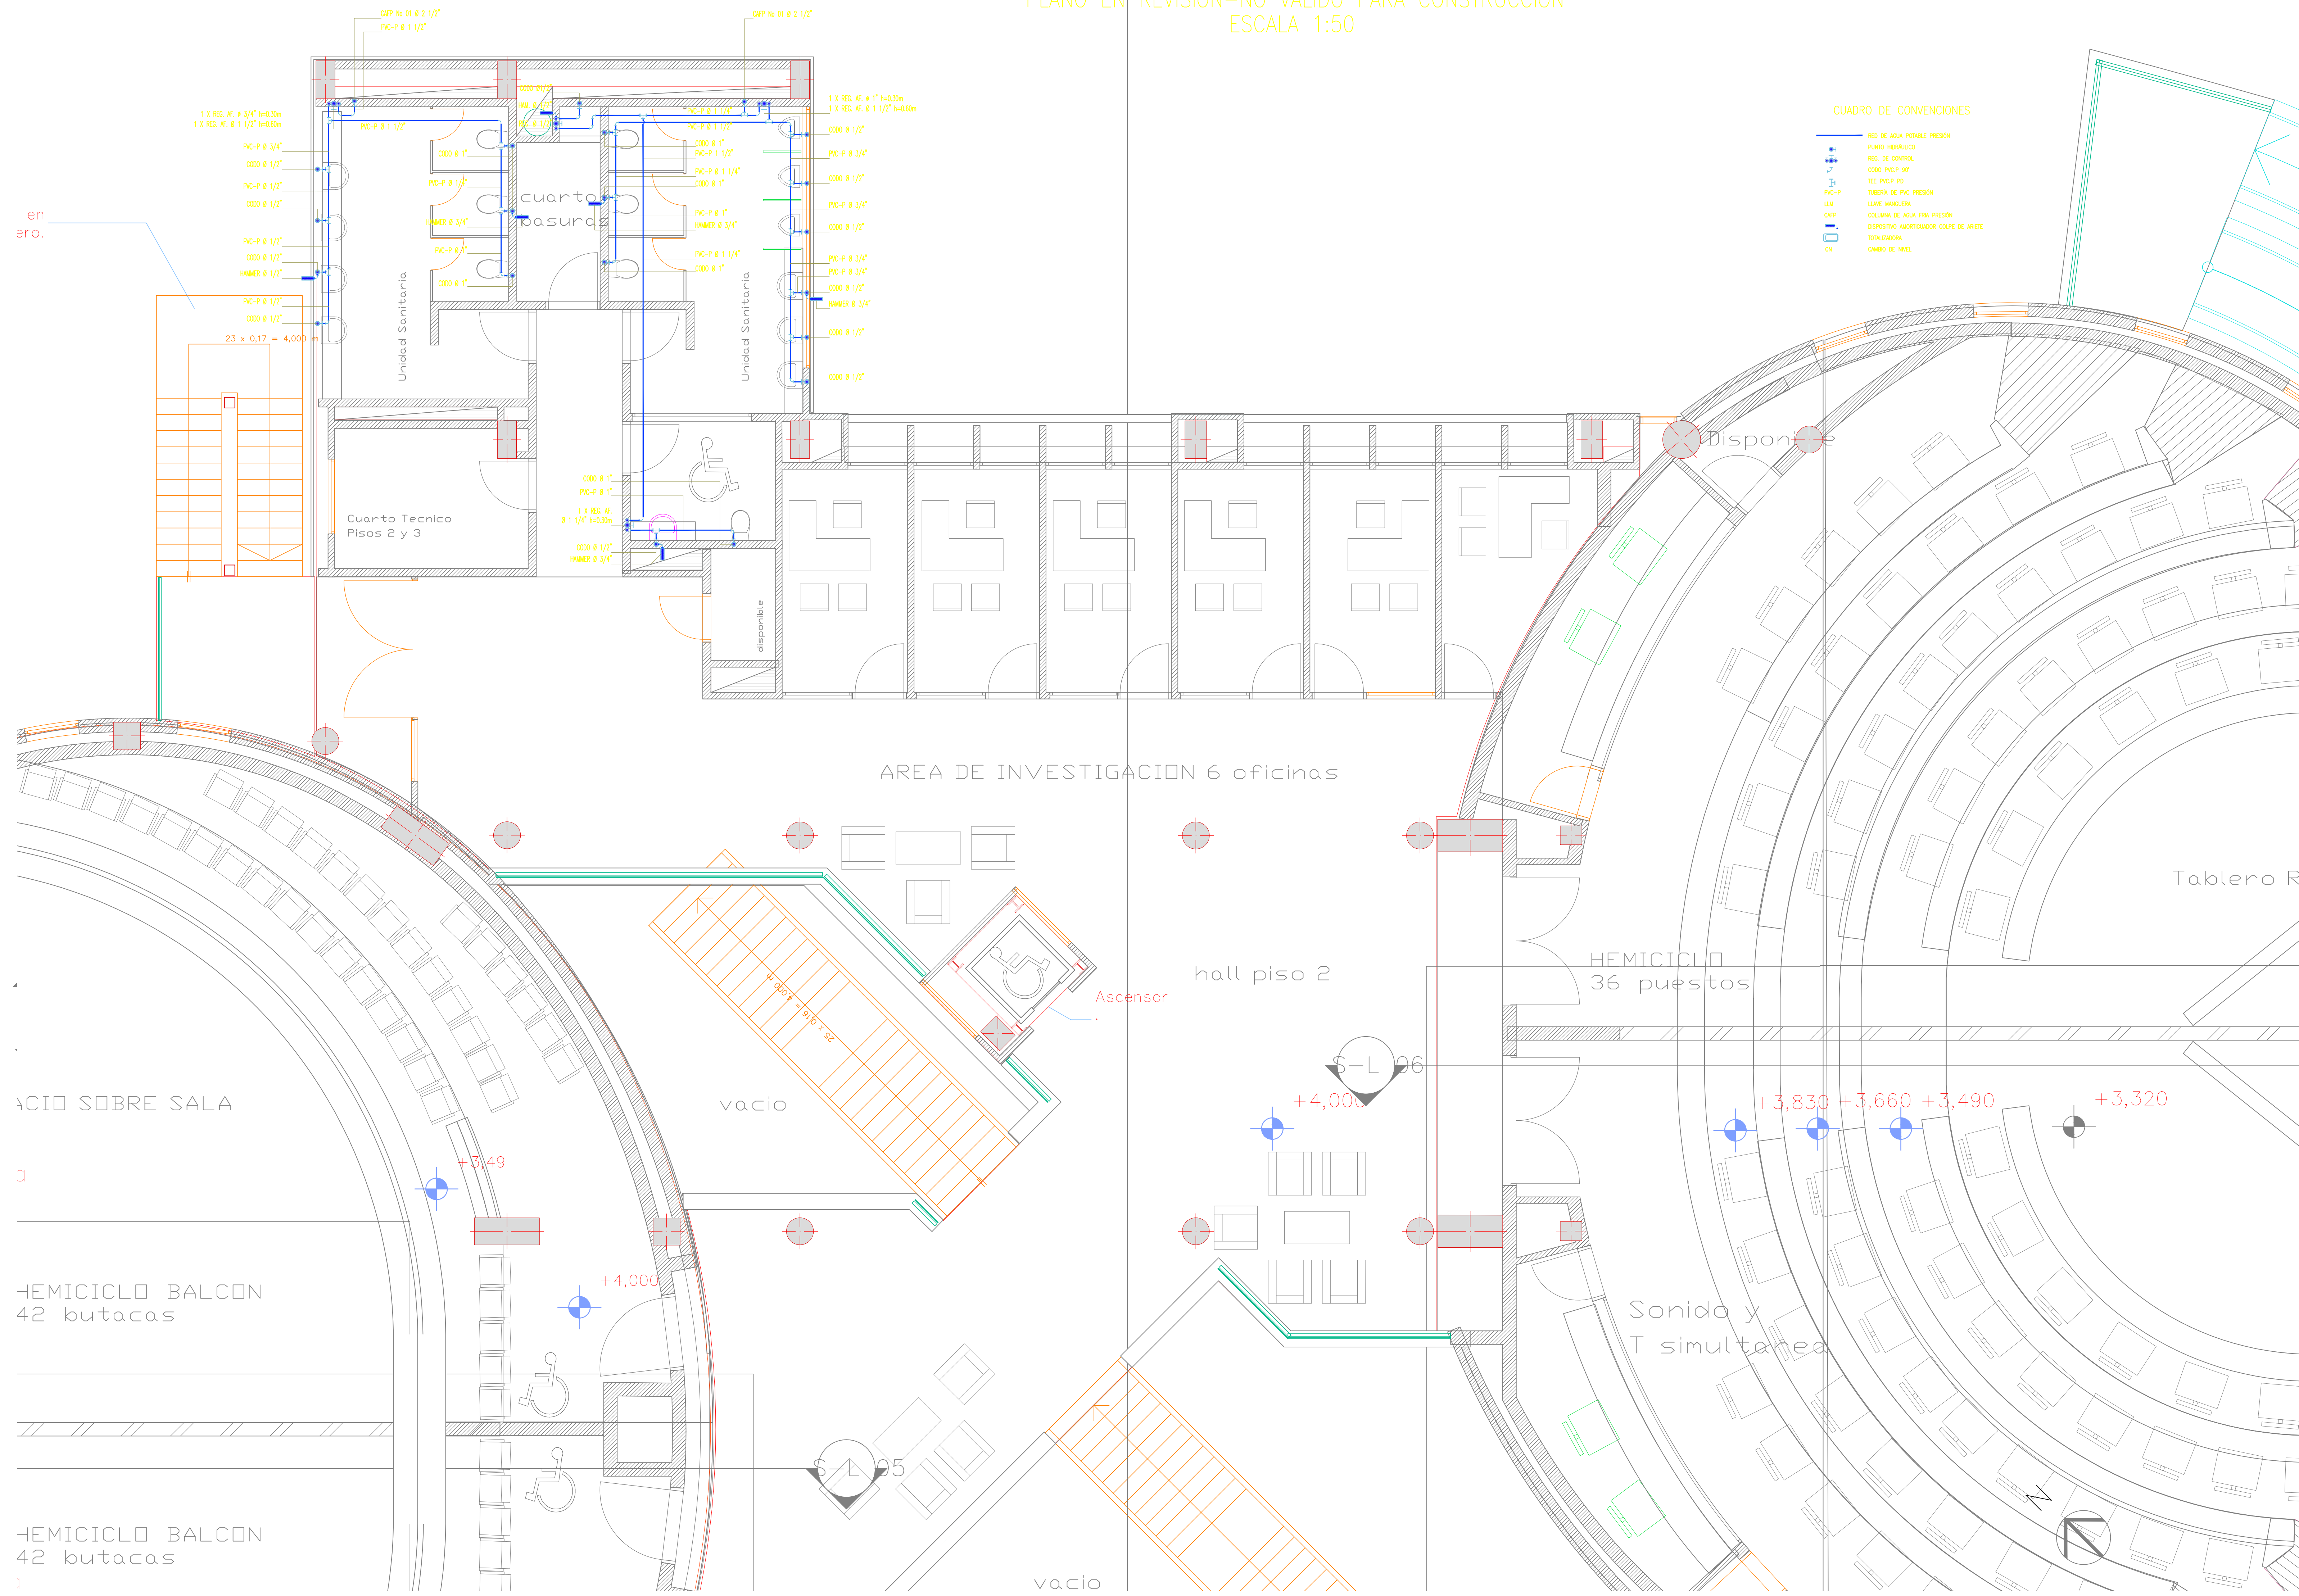

CUADRO DE CONVENCIONES

—	RED DE AGUA POTABLE PRESION
—	PUNTO HORIZONTAL
—	RES. DE CONTROL
—	COOD. P.C.P. RP
—	RED P.C.P. RD
—	TUBERIA DE PVC PRESION
—	L.M.
—	LINIA MANGUERA
—	COLUMNA DE AGUA FIN PRESION
—	DISPOSITIVO AGUANTADOR GOLPE DE ANEEL
—	VALVULONIA
—	CAMBO DE NIVEL

UNIVERSIDAD MILITAR
NUEVA GRANADA

CAMPUS UNIVERSITARIO
CAJICÁ

Ficha Catastral: 000000030029000
Matrícula Inmobiliar: 578

CONSULTOR:
LDGO_PLANO_-_INCIGE1.bmp

CONTRATO No.: 001 DE 2012
OBJETO DEL CONTRATO: ESTUDIOS DE SUELOS, ESTUDIOS Y DISEÑOS ARQUITECTONICOS, BIOMATRICOS, DE URBANISMO, DISEÑOS ESTRUCTURALES, REDES HIDROSANITARIAS, REDES ELECTRICAS, REDES DE VOZ, DATOS, SEGURIDAD Y ESPECIALIDADES PARA LA CONSTRUCCION DEL EDIFICIO DE POSTGRADOS E INVESTIGACIONES.

DIRECTOR DE PROYECTO: Ingeniero GABRIEL ARTURO BELTRAN REYES
MATRICULA: 25202 - 090320 CND

DISEÑADOR:
FIRMA: _____
NOMBRE: Ingeniero JORGE LIZARAZO
MATRICULA: 13202-102638 BLV

INTERVENOR DE DISEÑO:
CARLOS ANDRÉS AVENDAÑO
CONTRATO No.: 002 - 2012

FIRMA: _____
NOMBRE: Arquitecto CARLOS ANDRES AVENDAÑO AYALA
MATRICULA: _____

INTERVENOR UMNG:
FIRMA: _____
NOMBRE: Arquitecto LUIS AUGUSTO LIZARAZO
MATRICULA: _____

DIRECTOR DEL PROYECTO:
FIRMA: _____
NOMBRE: EDGAR FERNANDO CASTIBLANCO RAMIREZ
MATRICULA: _____

RECTOR:
Mayor General (r)
EDUARDO ANTONIO
HERRERA BERBEL

DIBUJO:

TITULO:
DISEÑO ARQUITECTONICO
EDIFICIO DE POST GRADOS
E INVESTIGACIONES

CONTENIDO:
ANTEPROYECTO
PLANTA RED SUMINISTRO PISO 02

OBSERVACIONES:

ESCALA: 1:50
FECHA: Sept-19-2.012

ESTADO DEL PLANO:
PLANO DE ANTEPROYECTO

CODIFICACION:
CAMNUG-EPI-HS-08 de 11
Archivo: Hemiciclos-23-Planeacion.pln