


RED RED DE SUMINISTRO TERCER PISO  
 PLANO EN REVISIÓN-NO VÁLIDO PARA CONSTRUCCIÓN  
 ESCALA 1:50

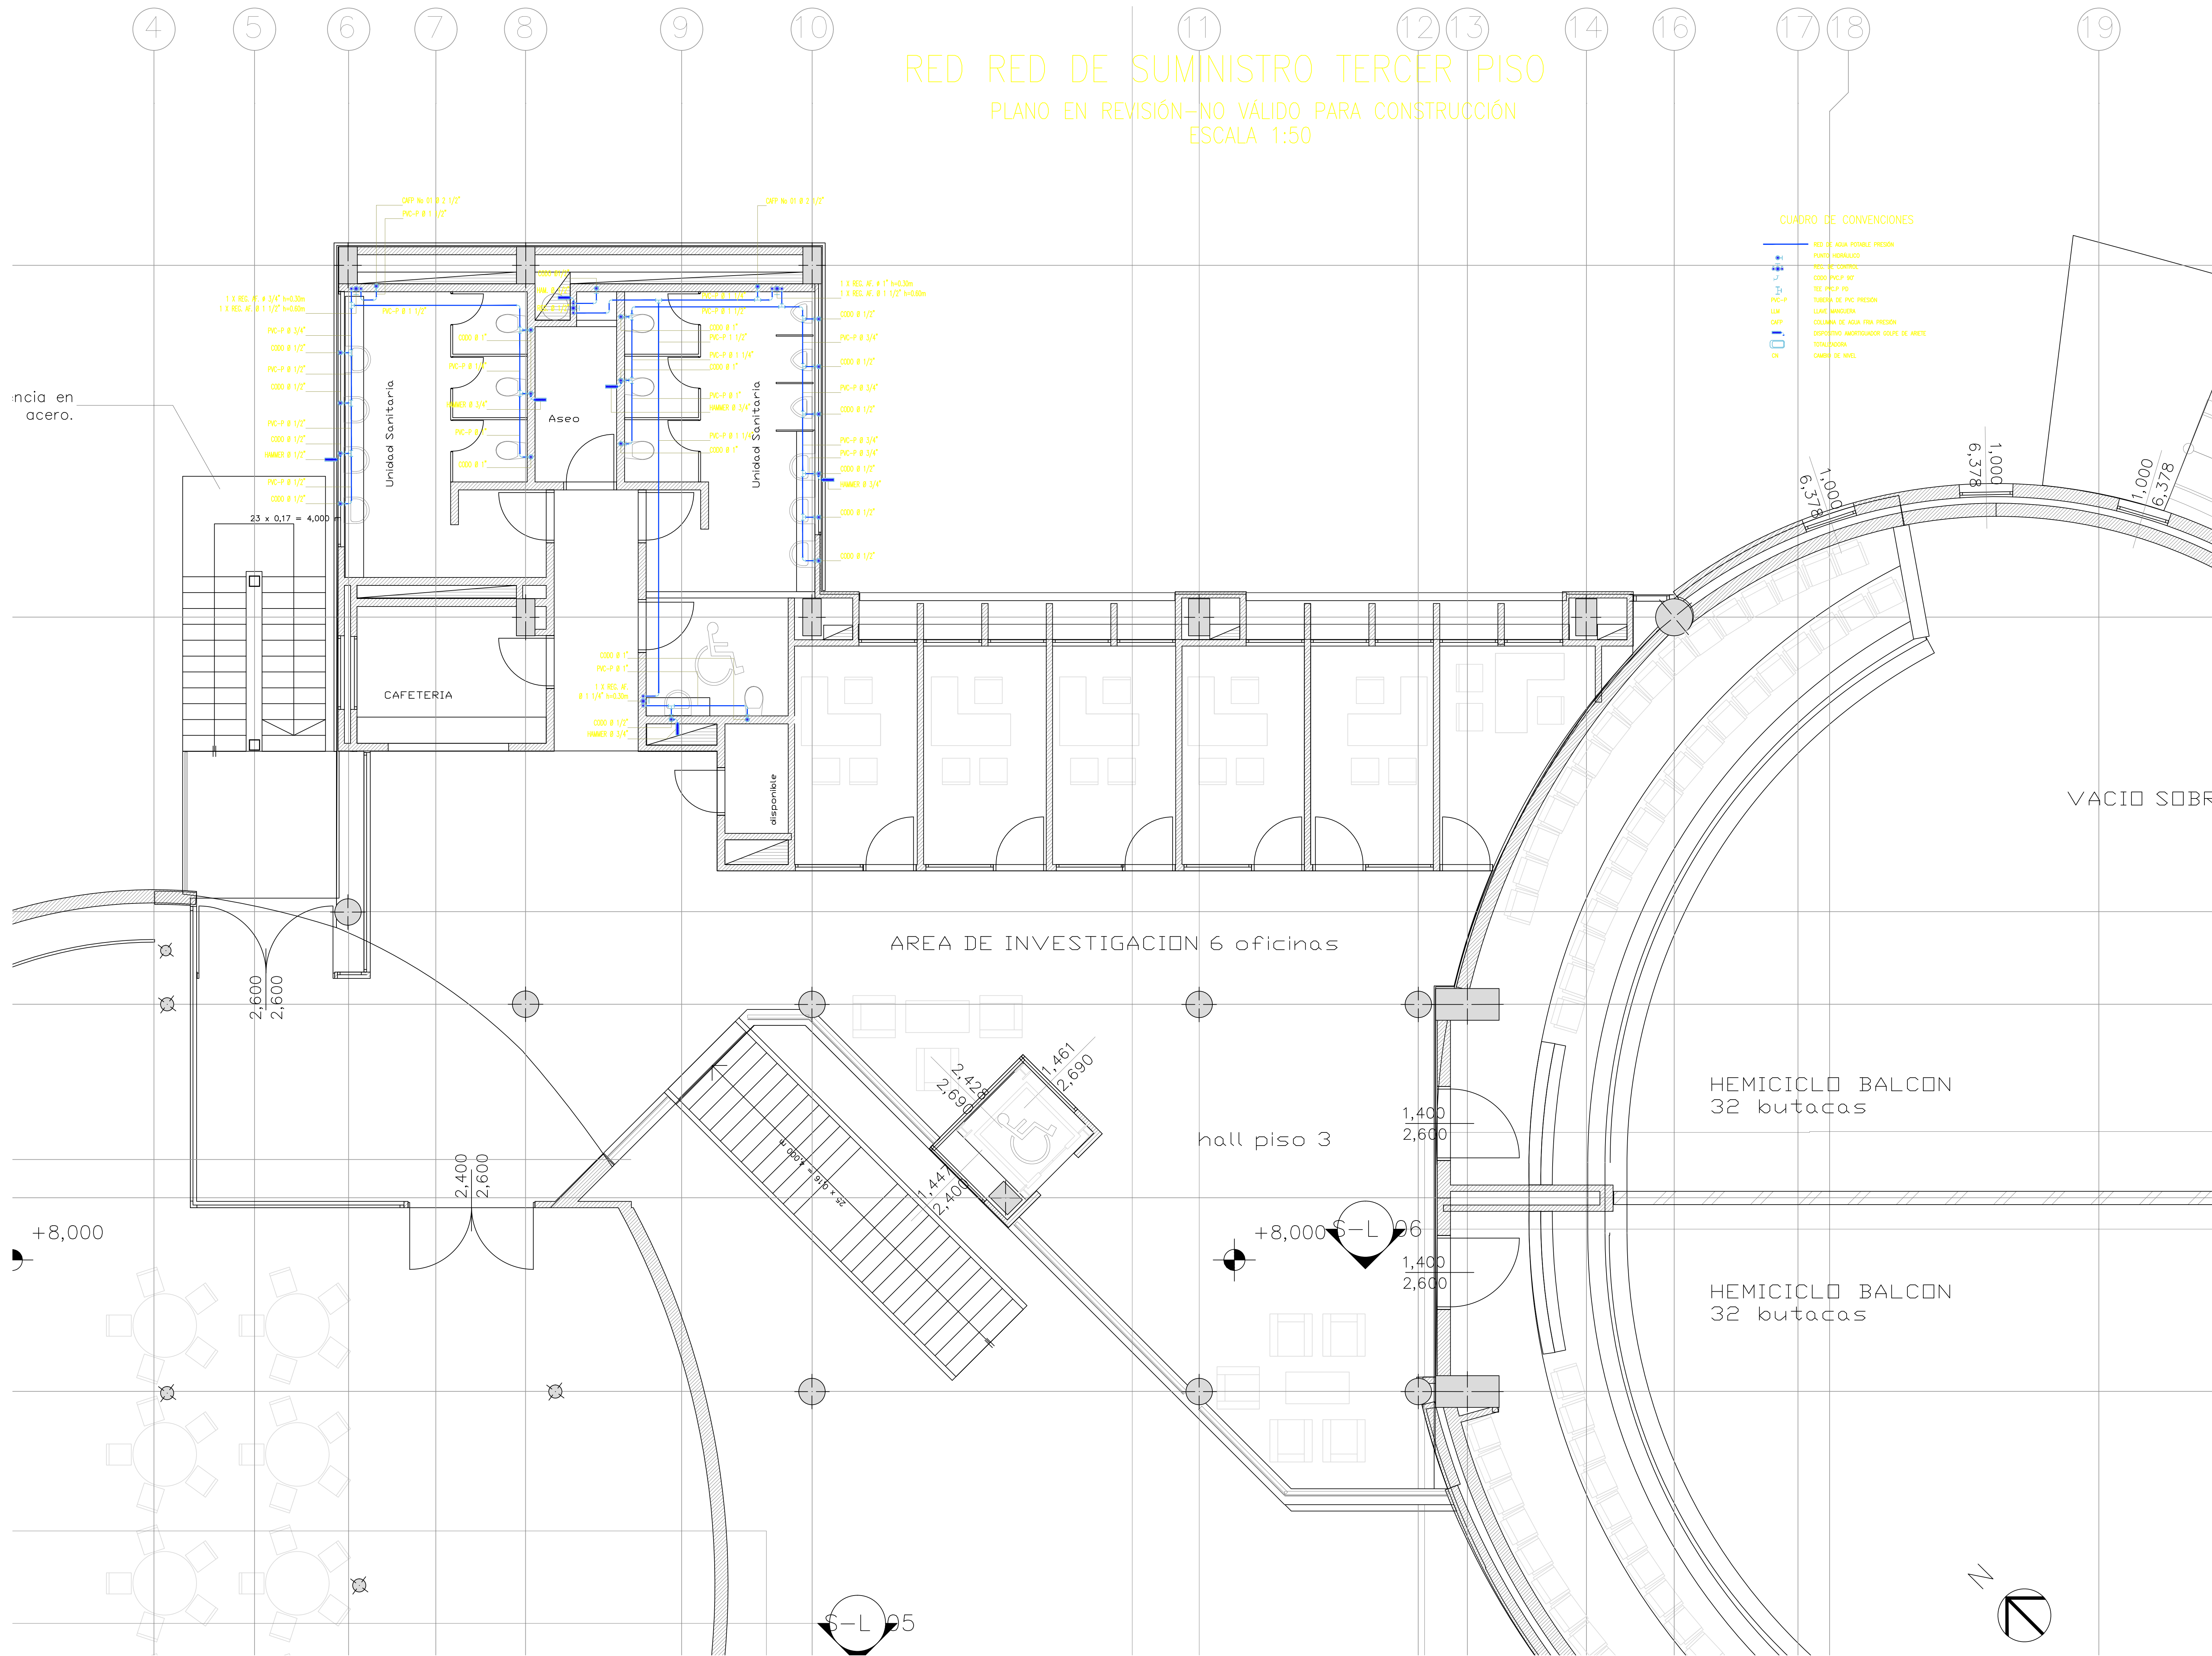

CUADRO DE CONVENCIONES

RED DE AGUA FRÍABLE PRESIÓN
PUNTO HORIZONTAL
RED DE CONTROL
CODO PVC-P Ø 90
TEE PVC-P Ø 90
TUBERÍA DE PVC PRESIÓN
LLAVE MANUERA
COLUMNA DE AGUA FRÍA PRESIÓN
DISPOSITIVO AMORTIGUADOR GOLPE DE ARRETE
TOTALIZADORA
CAMERA DE NIVEL

UNIVERSIDAD MILITAR  
 NUEVA GRANADA

CAMPUS UNIVERSITARIO  
 CAJICÁ

Ficha Catastral: 00000030029000  
 Matrícula Inmobiliar: - 578

CONSULTOR:  
 LOGO\_PLANO\_-\_INCIGE1.kmp

CONTRATO No.: 001 DE 2012  
 OBJETO DEL CONTRATO: ESTUDIOS DE SUELOS, ESTUDIOS Y DISEÑOS ARQUITECTÓNICOS, BIOMÉTICOS, DE URBANISMO, DISEÑOS ESTRUCTURALES, REDES HIDROSANITARIAS, REDES ELÉCTRICAS, REDES DE VOZ, DATOS, SEGURIDAD Y ESPECIALES PARA LA CONSTRUCCIÓN DEL EDIFICIO DE POSTGRADOS E INVESTIGACIONES

DIRECTOR DE PROYECTO: Ingeniero GABRIEL ARTURO BELTRAN REYES  
 MATRÍCULA: 25202 - 090320 CND

DISEÑADOR:  
 FIRMA: \_\_\_\_\_  
 NOMBRE: Ingeniero JORGE LIZARAZO  
 MATRÍCULA: 13202-102638 BLV

INTERVENOR DE DISEÑO:  
**CARLOS ANDRÉS AVENDAÑO**  
 CONTRATO No.: 002 - 2012

FIRMA: \_\_\_\_\_  
 NOMBRE: Arquitecto CARLOS ANDRES AVENDAÑO AYALA  
 MATRÍCULA: \_\_\_\_\_

INTERVENOR UMNG:  
 FIRMA: \_\_\_\_\_  
 NOMBRE: Arquitecto LUIS AUGUSTO LIZARAZO  
 MATRÍCULA: \_\_\_\_\_

DIRECTOR DEL PROYECTO:  
 FIRMA: \_\_\_\_\_  
 NOMBRE: EDGAR FERNANDO CASTIBLANCO RAMIREZ  
 MATRÍCULA: \_\_\_\_\_

RECTOR:  
 Mayor General (r)  
 EDUARDO ANTONIO  
 HERRERA BERBEL

DIBUJO:

TÍTULO:  
 DISEÑO ARQUITECTÓNICO  
 EDIFICIO DE POST GRADOS  
 E INVESTIGACIONES

CONTENIDO:  
 ANTEPROYECTO  
 PLANTA RED DE SUM. PISO3

OBSERVACIONES:  
 \_\_\_\_\_  
 \_\_\_\_\_  
 \_\_\_\_\_  
 \_\_\_\_\_  
 \_\_\_\_\_

ESCALA: 1:50  
 FECHA: Sept-19-2.012

ESTADO DEL PLANO:  
 PLANO DE ANTEPROYECTO

CODIFICACION:  
 CAMNUG-EPI-HS-10 de 11  
 Archivo: Hemiciclos-23-Planeacion.pln