


# H TERCER PISO DESAGUES

ESCALA 1:75

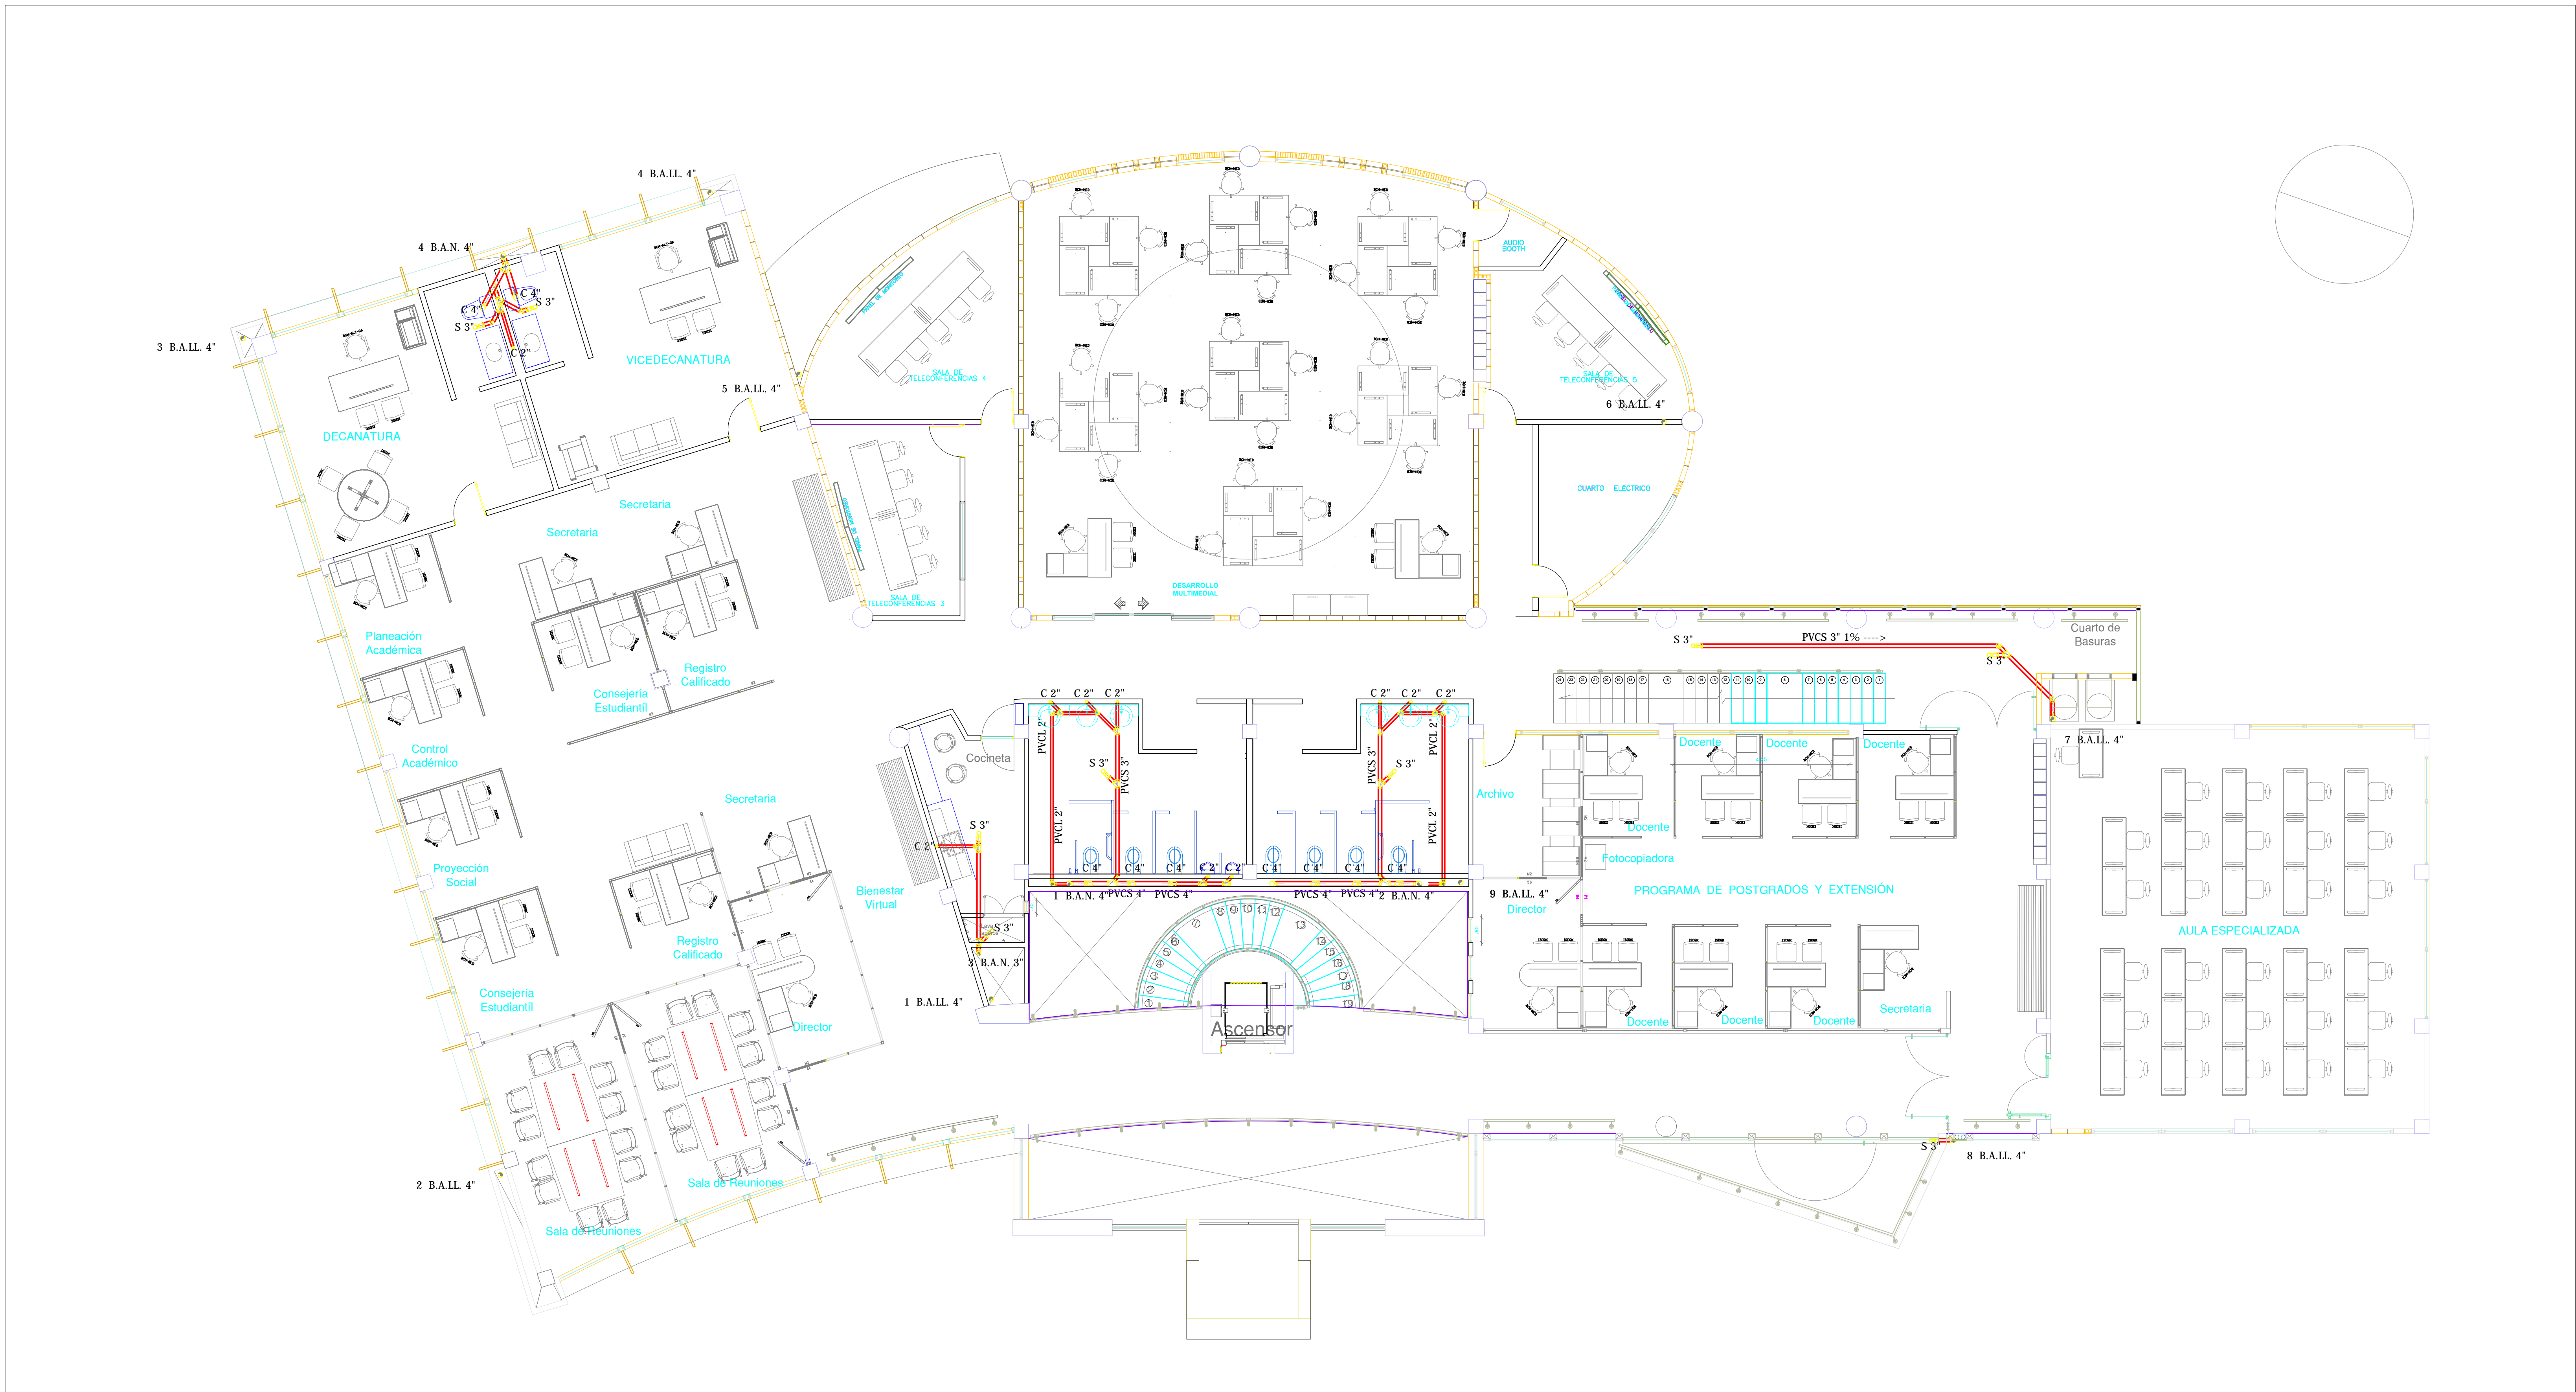

Ficha Catastral: 000000030029000  
Matrícula Inmobiliaria: 176 - 578

CONSULTOR:  
**PICAR**  
Proyectos de Ingeniería y Construcciones A.R. S.A.S.

CONTRATO No: 002 DE 2012  
OBJETO DEL CONTRATO:

DIRECTOR DE PROYECTO: Ingeniera SANDRA MARCELA RODRIGUEZ A.  
MATRICULA: 25202 - 74757 CND

DISEÑADOR HS:  
FIRMA:  
NOMBRE: ING. GERMAN ALVARADO R.  
MATRICULA: 25202-25261 CND

INTERVENOR DE DISEÑO:  
**CARLOS ANDRES AVENDAÑO AYALA**  
ARQUITECTO ESPECIALISTA EN GERENCIA DE EMPRESAS CONTRATADORAS

CONTRATO No: 006 - 2012  
FIRMA:  
NOMBRE: Arquitecto CARLOS ANDRES AVENDAÑO AYALA  
MATRICULA:

INTERVENOR UMNG:  
FIRMA:  
NOMBRE: Coronel Jorge Eduardo Neira Pinzon  
MATRICULA:

DIRECTOR DEL PROYECTO:  
FIRMA:  
NOMBRE: EDGAR FERNANDO CASTIBLANCO RAMIREZ  
MATRICULA:

RECTOR:  
Mayor General (r)  
EDUARDO ANTONIO  
HERRERA BERBEL

DIBUJO:  
M.A.C.

TITULO:  
DISEÑO HIDROSANITARIO  
EDIFICIO DE EDUCACIÓN A  
DISTANCIA FAEDIS

CONTENIDO:  
**3er PISO  
DESAGUES**

OBSERVACIONES:  
\_\_\_\_\_  
\_\_\_\_\_  
\_\_\_\_\_  
\_\_\_\_\_  
\_\_\_\_\_

ESCALA: 1:75  
FECHA: Junio de 2013

ESTADO DEL PLANO:  
PLANOS FINALES

CODIFICACION:  
CAMNUG-FAEDIS-HS- 7 DE 14