


H CUBIERTA SUMINISTRO

ESCALA _____ 1.75

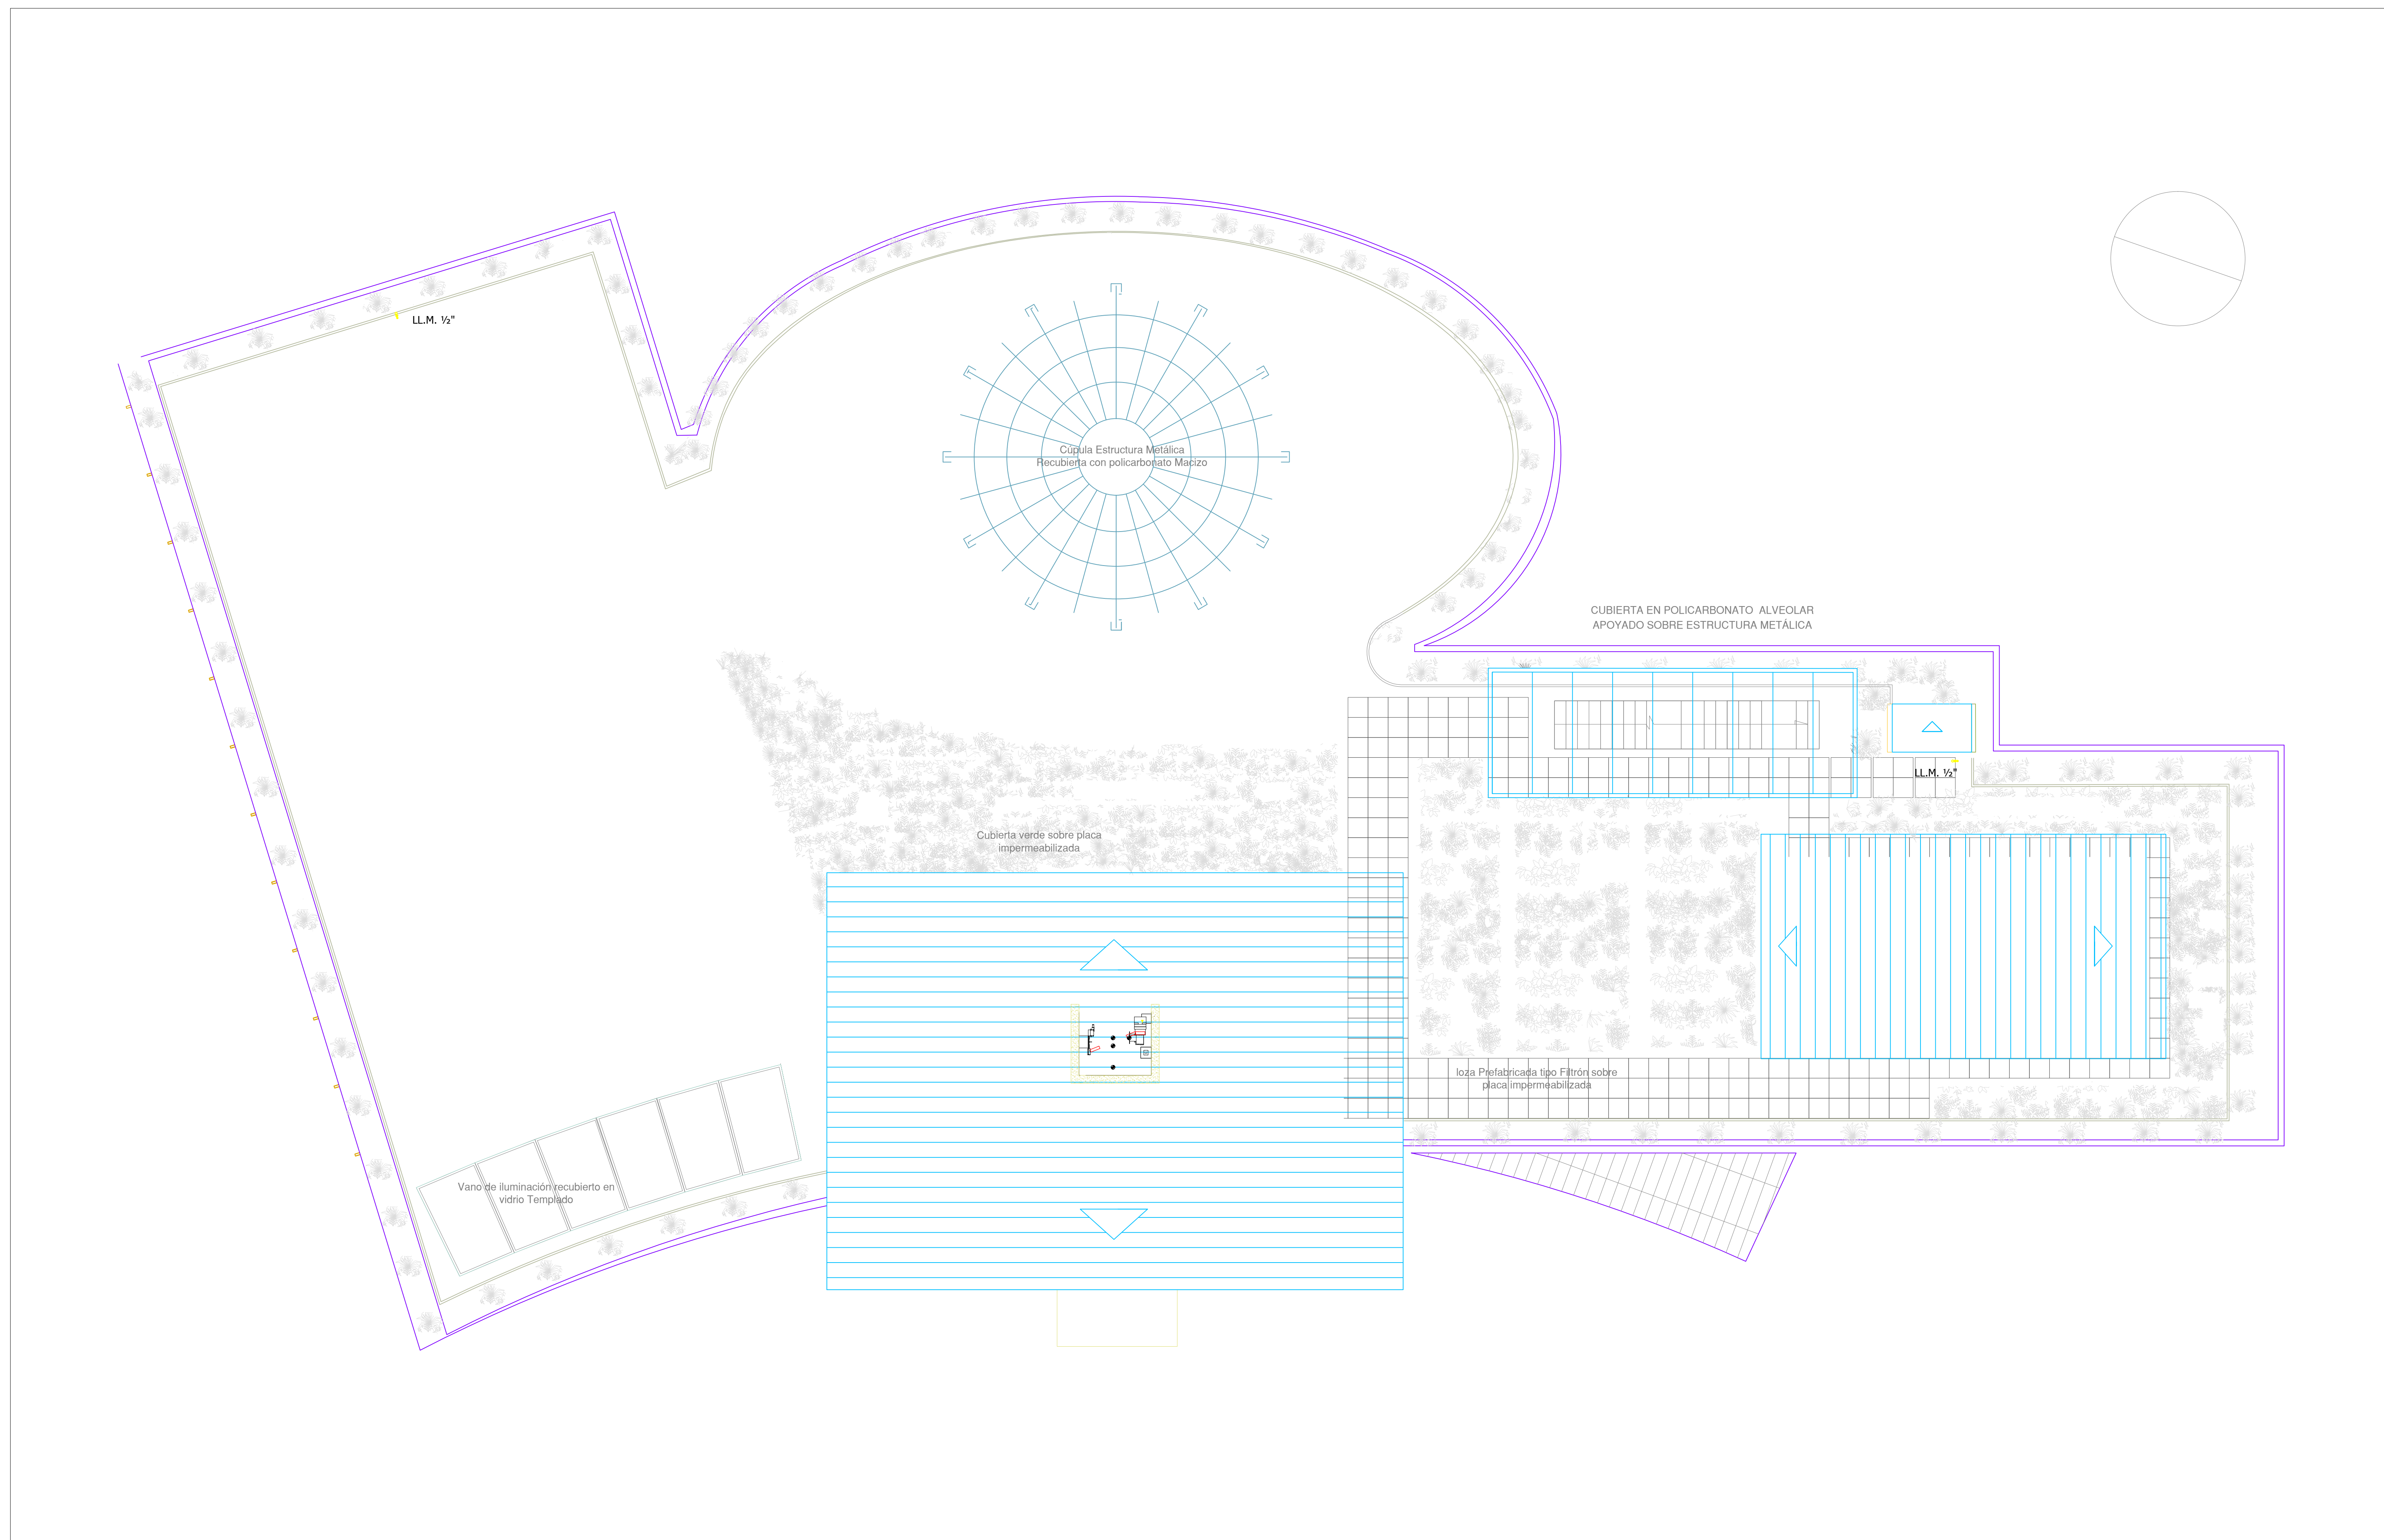

UNIVERSIDAD MILITAR
NUEVA GRANADA



CAMPUS UNIVERSITARIO
CAJICÁ

Ficha Catastral: 000000030029000

Matrícula Inmobiliaria: 176 - 578

CONSULTOR:



CONTRATO No: 002 DE 2012

OBJETO DEL
CONTRATO:

DIRECTOR DE PROYECTO: Ingeniera SANDRA MARCELA RODRIGUEZ A.
MATRICULA: 25202 - 74757 CND

DISEÑADOR HS:

FIRMA: _____
NOMBRE: ING. GERMAN ALVARADO R.
MATRICULA: 25202-25261 CND

INTERVENTOR DE DISEÑO:



CONTRATO No: 006 - 2012

FIRMA: _____
NOMBRE: Arquitecto CARLOS ANDRES AVENDAÑO AYALA
MATRICULA: _____

INTERVENTOR UMNG:

FIRMA: _____
NOMBRE: Coronel Jorge Eduardo Neira Pinzon
MATRICULA: _____

DIRECTOR DEL PROYECTO:

FIRMA: _____
NOMBRE: EDGAR FERNANDO CASTIBLANCO RAMIREZ
MATRICULA: _____

RECTOR:
Mayor General (r)
EDUARDO ANTONIO
HERRERA BERBEL

DIBUJO:
M.A.C.

TITULO:
DISEÑO HIDROSANITARIO
EDIFICIO DE EDUCACIÓN A
DISTANCIA FAEDIS

CONTENIDO:

**CUBIERTA
SUMINISTRO**

OBSERVACIONES:

ESCALA:
1: 75

FECHA:
Junio de 2013

ESTADO DEL PLANO:

PLANOS FINALES

CODIFICACION:

CAMNUG-FAEDIS-HS- 4 DE 14