


H PRIMER PISO DESAGUES

ESCALA 1:75

RAMPA EN CONCRETO REFORZADO DE 4.500 PSI

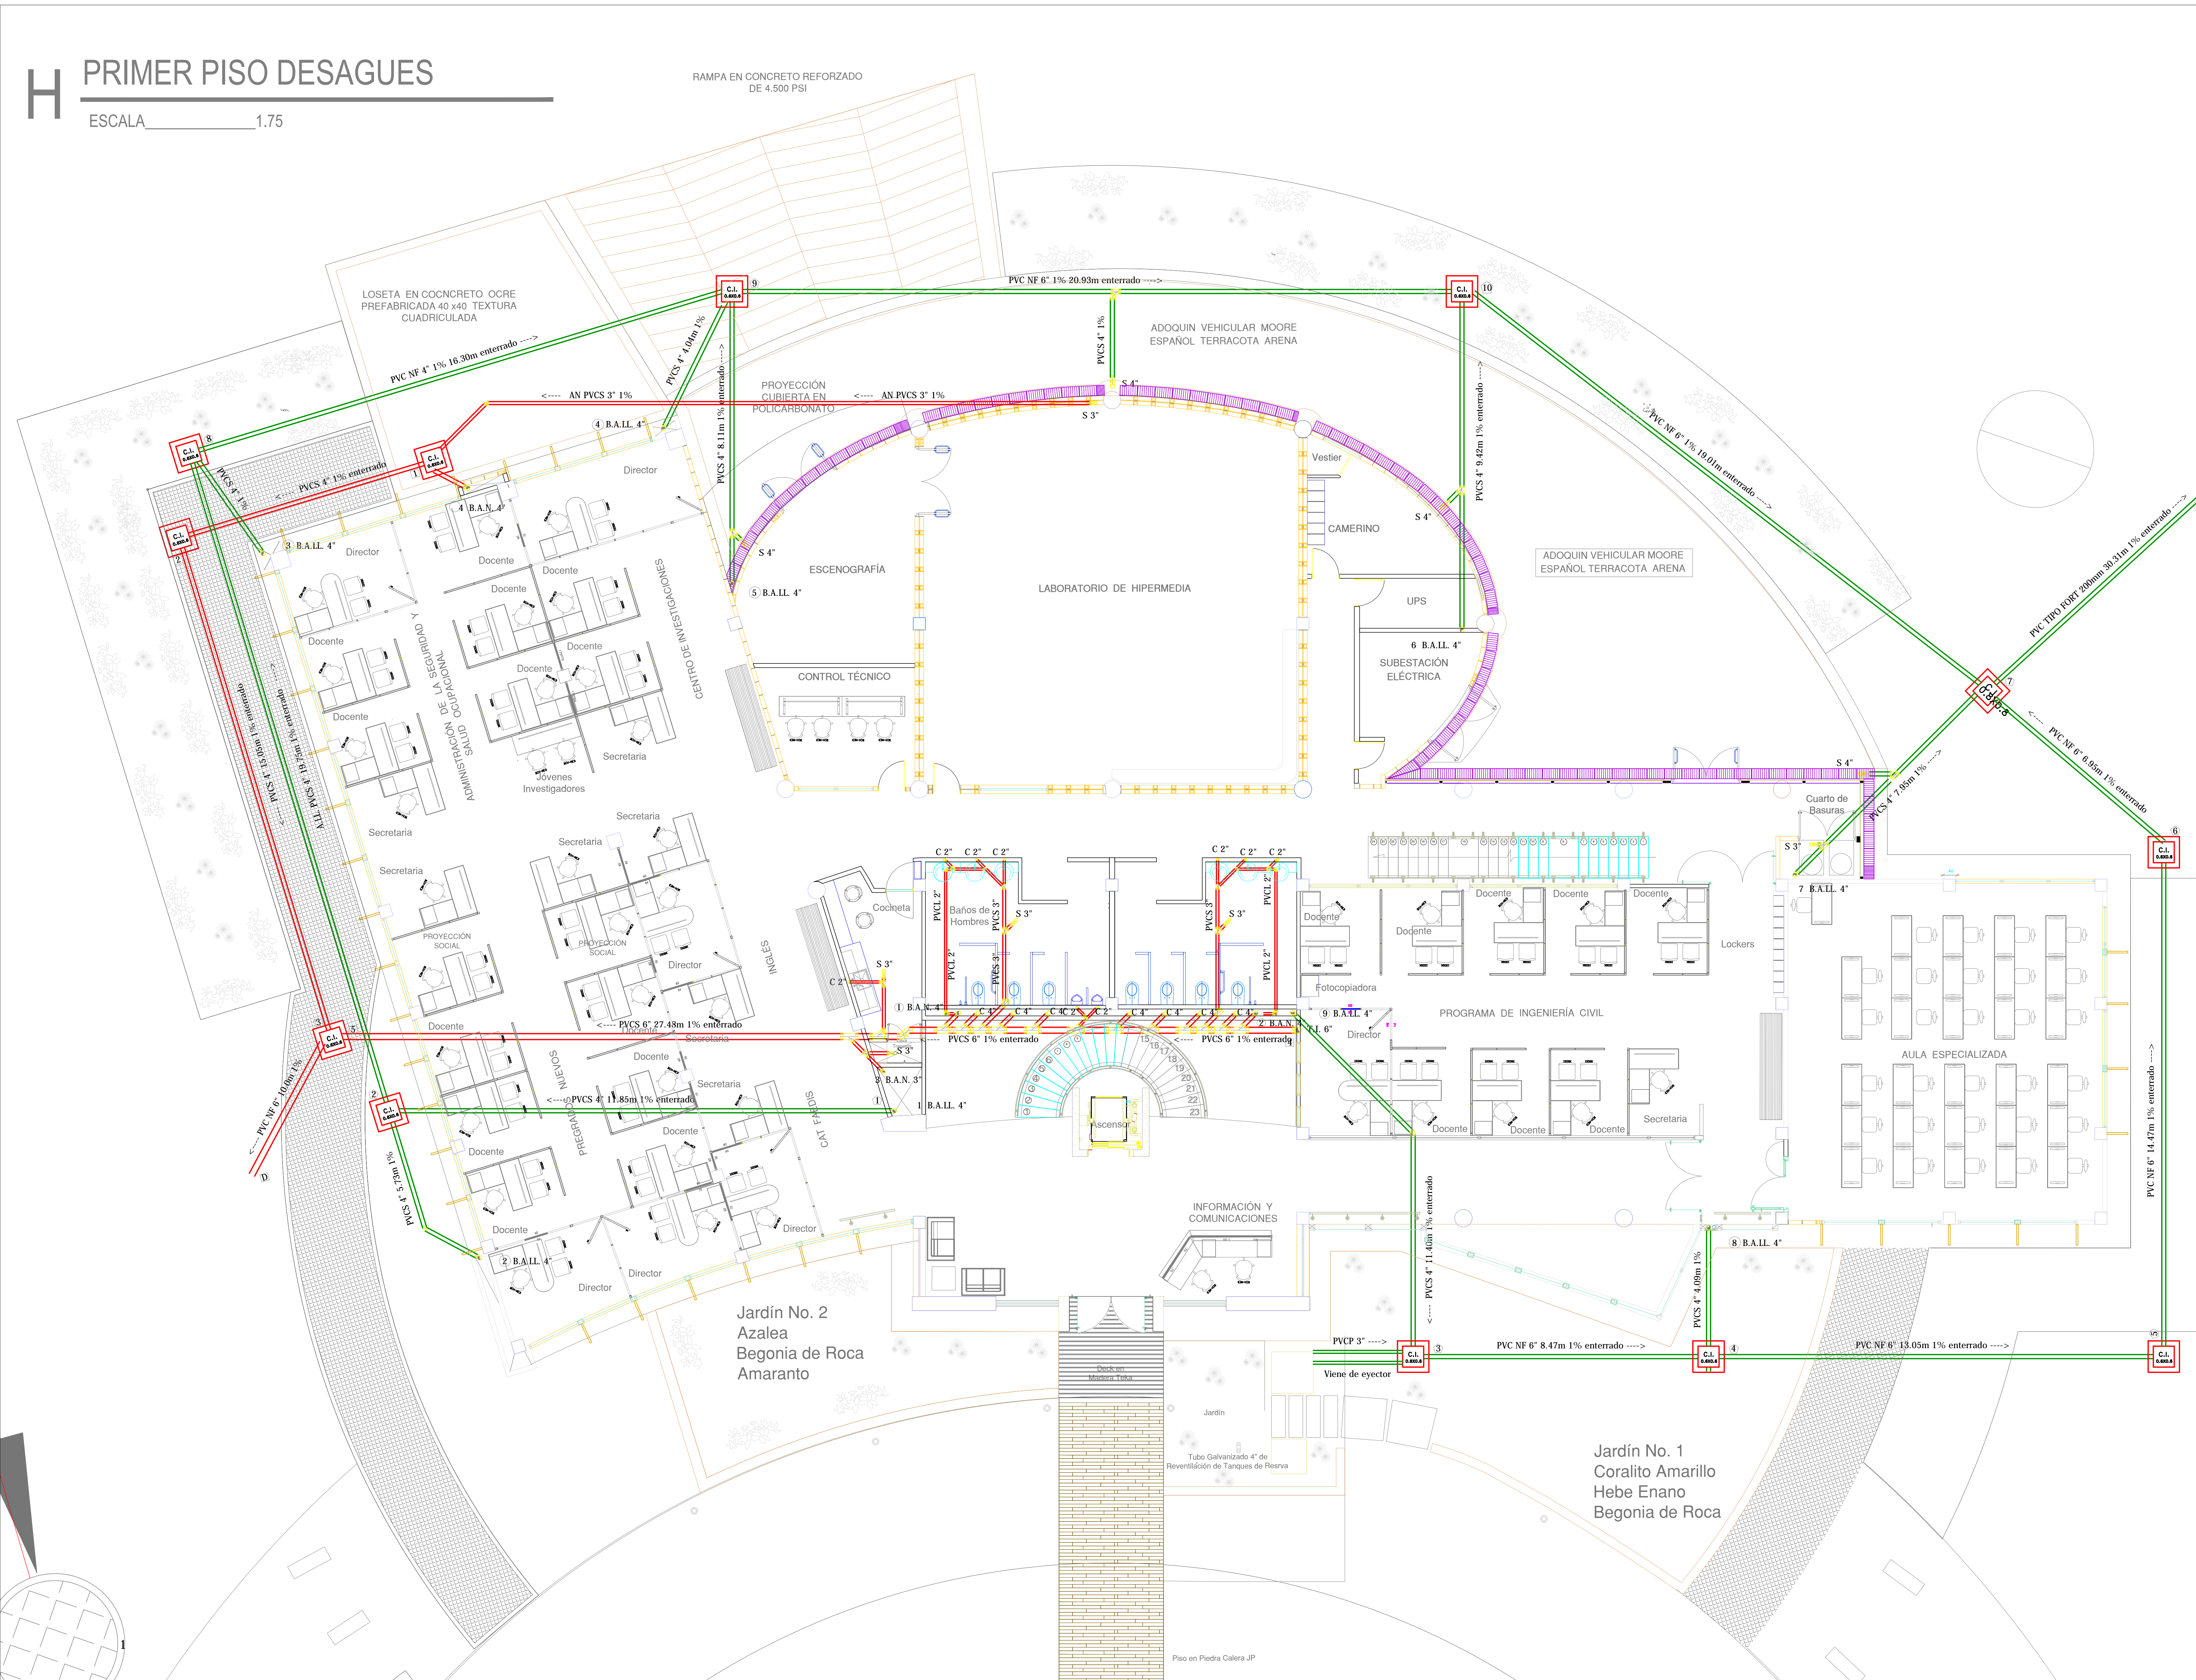

CONSULTOR:



CONTRATO No: 002 DE 2012
OBJETO DEL CONTRATO:

DIRECTOR DE PROYECTO: Ingeñera SANDRA MARCELA RODRIGUEZ A.
MATRICULA: 25202 - 74757 CND

DISEÑADOR HS:
FIRMA:
NOMBRE: ING. GERMAN ALVARADO R.
MATRICULA: 25202-25261 CND

INTERVENOR DE DISEÑO:
CARLOS ANDRES AVENDAÑO AYALA
ESPECIALISTA EN GERENCIA DE EMPRESAS CONSTRUCTIVAS

CONTRATO No: 006 - 2012
FIRMA:
NOMBRE: Arquitecto CARLOS ANDRES AVENDAÑO AYALA
MATRICULA:

INTERVENOR UMNG:
FIRMA:
NOMBRE: Coronel Jorge Eduardo Neira Pinzon
MATRICULA:

DIRECTOR DEL PROYECTO:
FIRMA:
NOMBRE: EDGAR FERNANDO CASTIBLANCO RAMIREZ
MATRICULA:

RECTOR:
Mayor General (r)
EDUARDO ANTONIO
HERRERA BERBEL

DIBUJO:
M.A.C.

TITULO:
DISEÑO HIDROSANITARIO
EDIFICIO DE EDUCACIÓN A
DISTANCIA FAEDIS

CONTENIDO:
1er PISO
DESAGUES

OBSERVACIONES:

ESCALA: 1:75
FECHA: Junio de 2013

ESTADO DEL PLANO:
PLANOS FINALES

CODIFICACION:
CAMNUG-FAEDIS-HS- 5 DE 14