


# H PRIMER PISO EXT. INCENDIO

ESCALA 1:75

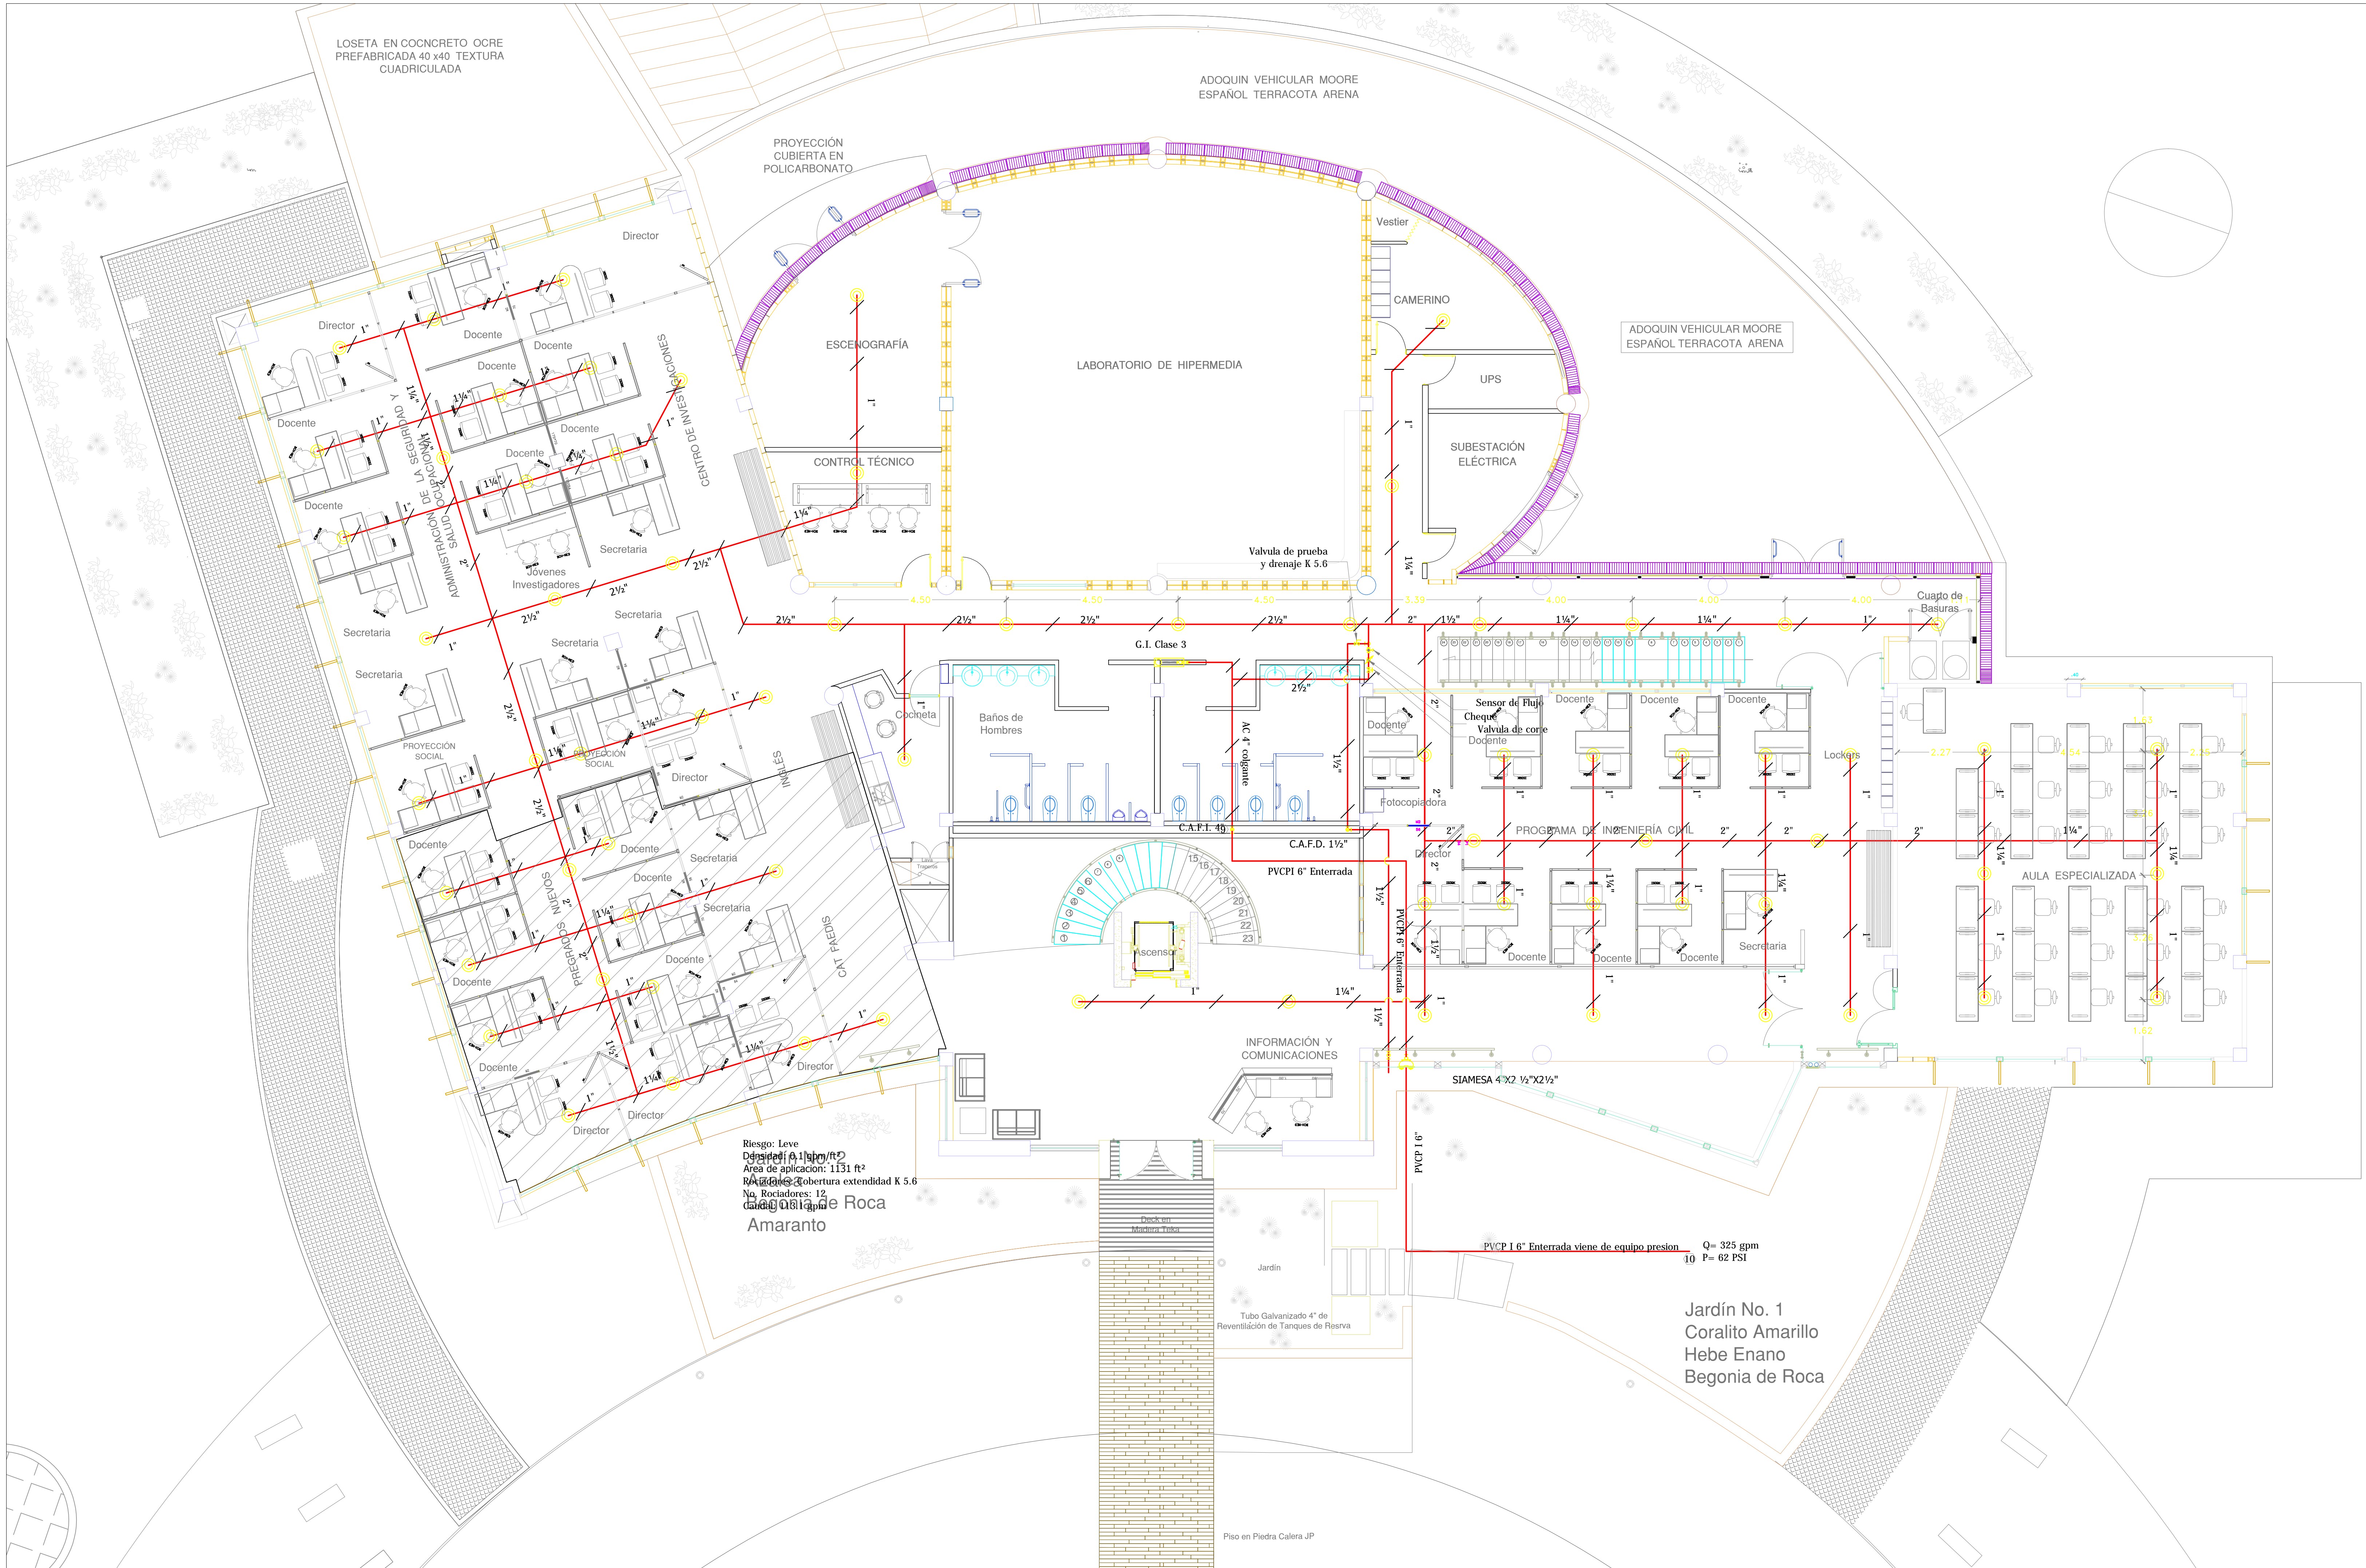

Riesgo: Leve  
 Distancia al agua: 1130 ft  
 Área de aplicación: 1131 ft<sup>2</sup>  
 Número de rociadores: 12  
 Tipo de rociador: Rociador de Roca Amaranto

Jardín No. 1  
 Coralito Amarillo  
 Hebe Enano  
 Begonia de Roca



Ficha Catastral: 00000030029000  
 Matrícula Inmobiliaria: 176 - 578

CONSULTOR:  
**PICAR**  
 Proyectos de Ingeniería y Construcciones A.R. S.A.S.

CONTRATO No: 002 DE 2012  
 OBJETO DEL CONTRATO:  
 DIRECTOR DE PROYECTO: Ingeniera SANDRA MARCELA RODRIGUEZ A.  
 MATRICULA: 25202 - 74757 CND

DISEÑADOR HS:  
 FIRMA:  
 NOMBRE: ING. GERMAN ALVARADO R.  
 MATRICULA: 25202-25261 CND

INTERVENOR DE DISEÑO:  
**CARLOS ANDRES AVENDAÑO AYALA**  
 ESPECIALISTA EN GERENCIA DE EMPRESAS CONSTRUCTIVAS  
 CONTRATO No: 006 - 2012  
 FIRMA:  
 NOMBRE: Arquitecto CARLOS ANDRES AVENDAÑO AYALA  
 MATRICULA:

INTERVENOR UMNG:  
 FIRMA:  
 NOMBRE: Coronel Jorge Eduardo Neira Pinzon  
 MATRICULA:

DIRECTOR DEL PROYECTO:  
 FIRMA:  
 NOMBRE: EDGAR FERNANDO CASTIBLANCO RAMIREZ  
 MATRICULA:

RECTOR:  
 Mayor General (r)  
 EDUARDO ANTONIO  
 HERRERA BERBEL

DIBUJÓ:  
 M.A.C.

TÍTULO:  
 DISEÑO HIDROSANITARIO  
 EDIFICIO DE EDUCACIÓN A  
 DISTANCIA FAEDIS

CONTENIDO:  
 1er PISO  
 EXT. INCENDIO

OBSERVACIONES:  
 \_\_\_\_\_  
 \_\_\_\_\_  
 \_\_\_\_\_  
 \_\_\_\_\_  
 \_\_\_\_\_

ESCALA: 1:75  
 FECHA: Junio de 2013

ESTADO DEL PLANO:  
 PLANOS FINALES

CODIFICACION:  
 CAMNUG-FAEDIS-HS- 9 DE 14