


H SEGUNDO PISO DESAGUES

ESCALA 1:75

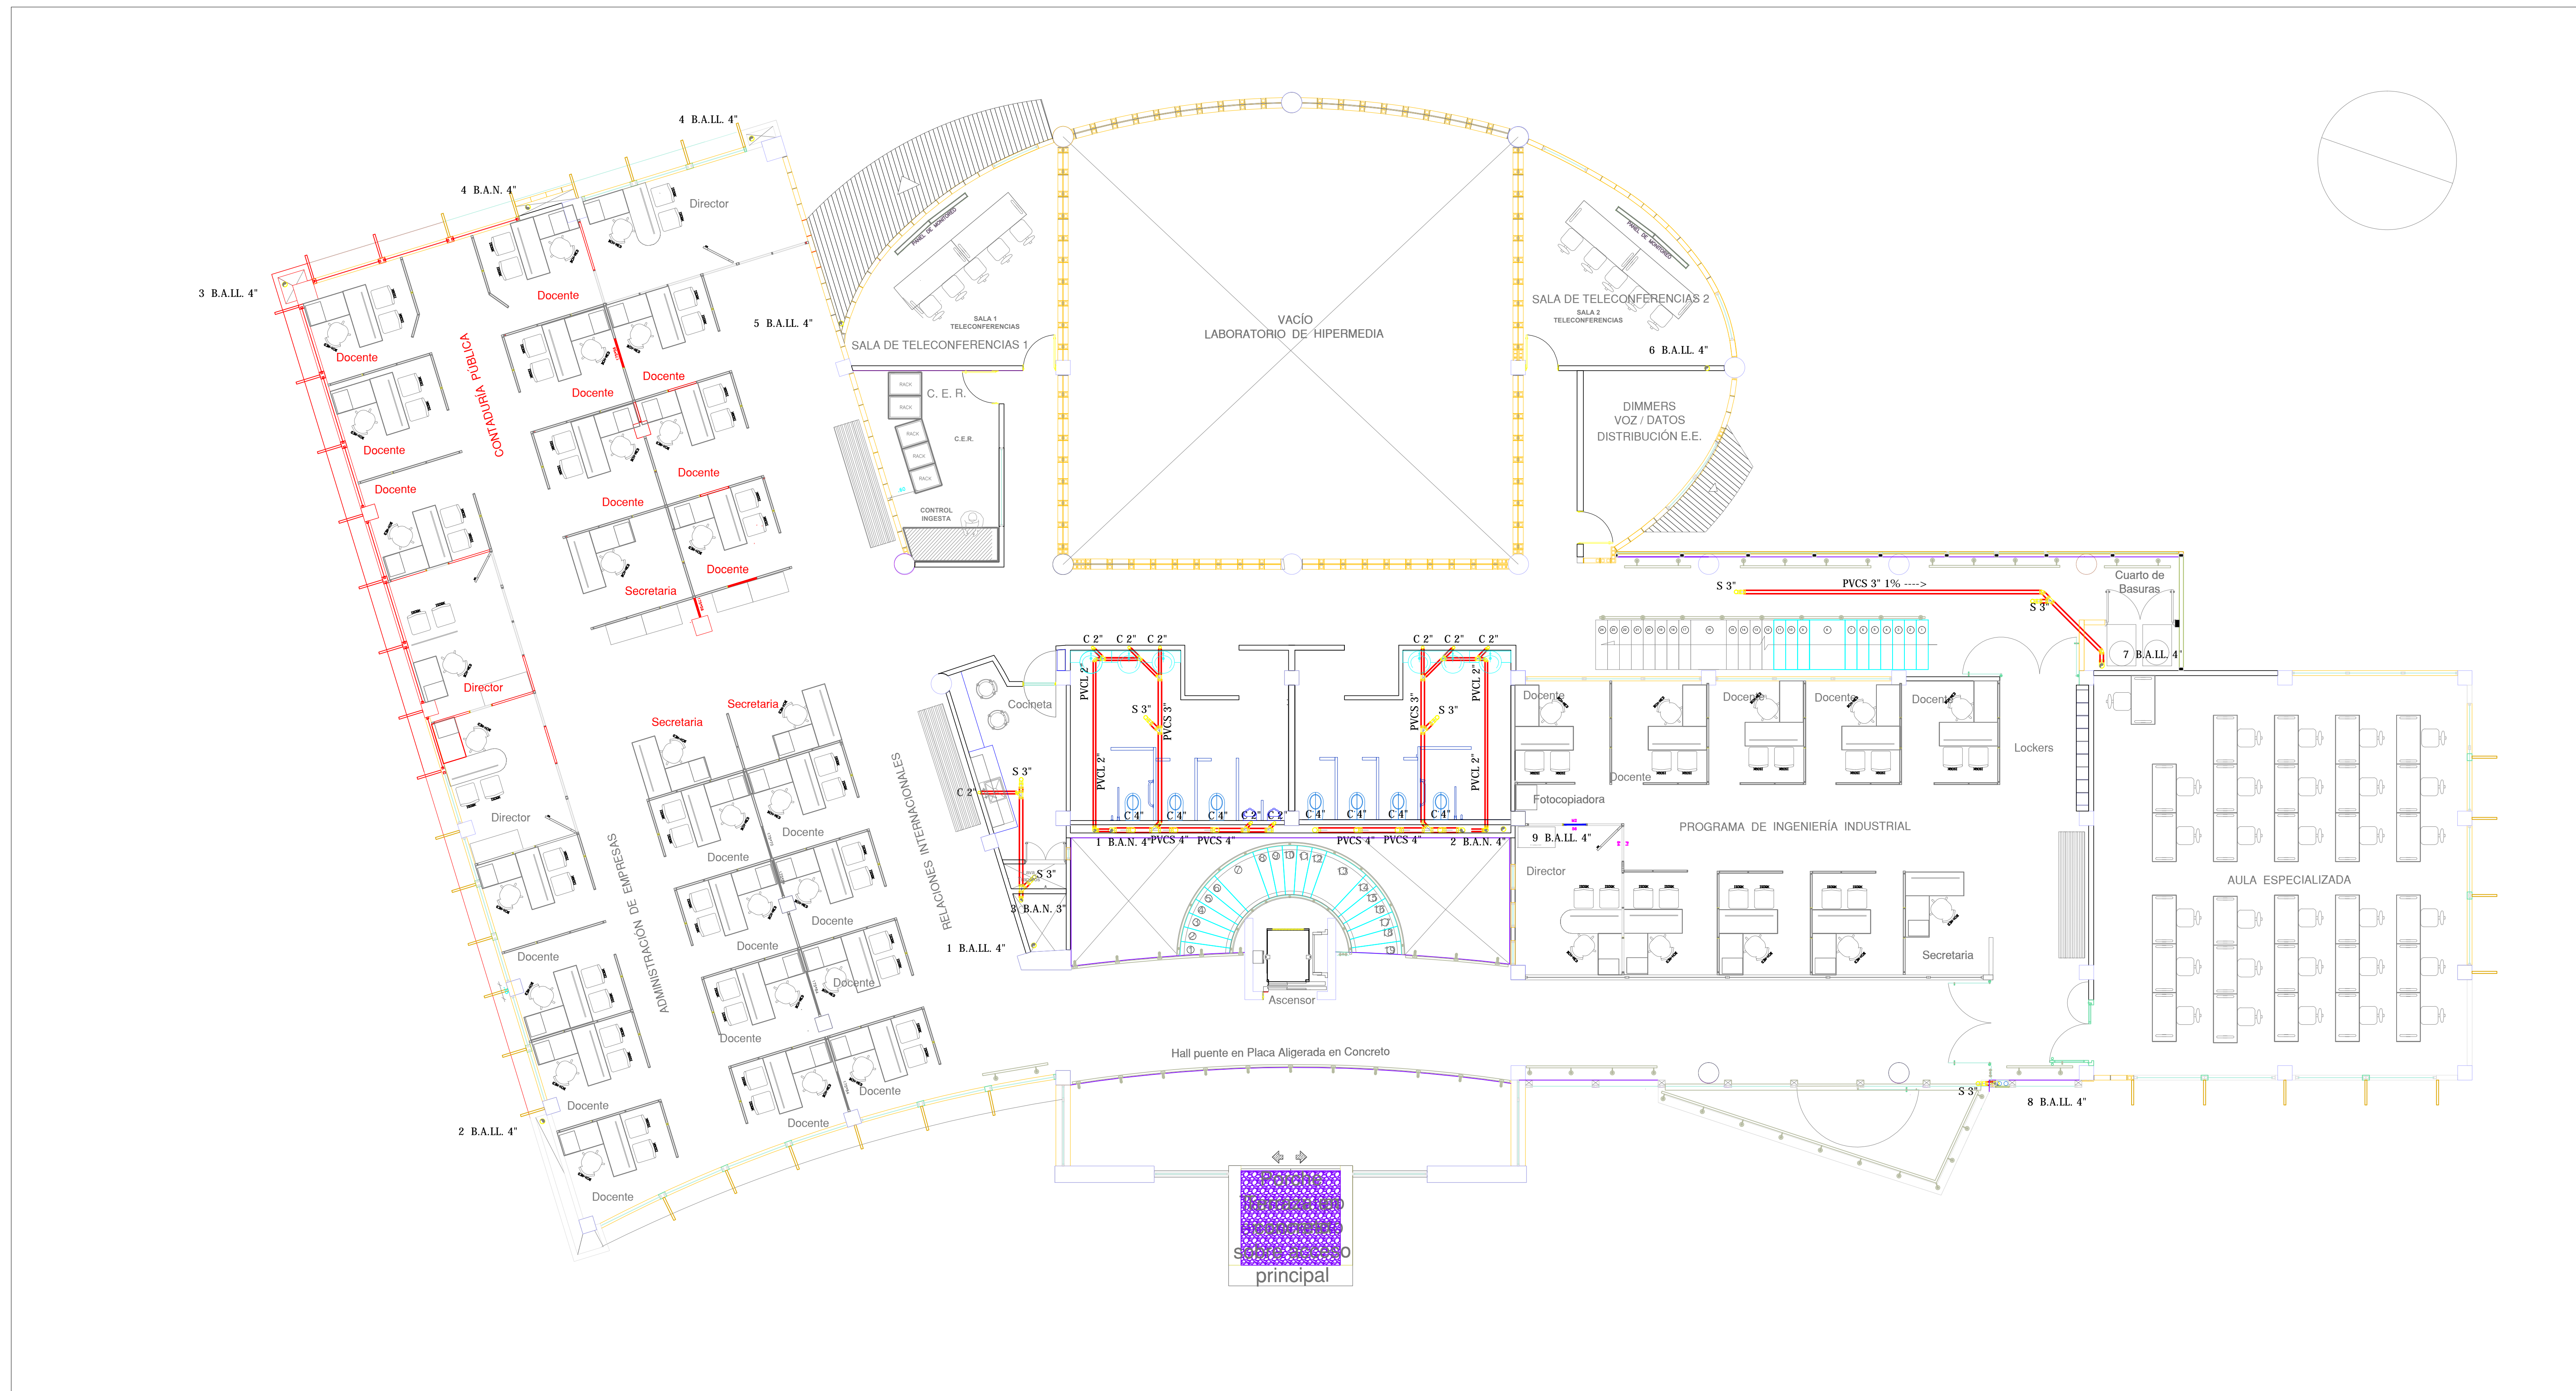

Ficha Catastral: 00000030029000

Matrícula Inmobiliaria: 176 - 578

CONSULTOR:



CONTRATO No: 002 DE 2012
OBJETO DEL CONTRATO:

DIRECTOR DE PROYECTO: Ingeniera SANDRA MARCELA RODRIGUEZ A.
MATRICULA: 25202 - 74757 CND

DISEÑADOR HS:
FIRMA:
NDMBRE: ING. GERMAN ALVARADO R.
MATRICULA: 25202-25261 CND

INTERVENTOR DE DISEÑO:



CONTRATO No: 006 - 2012
FIRMA:
NDMBRE: Arquitecto CARLOS ANDRES AVENDAÑO AYALA
MATRICULA:

INTERVENTOR UMNG:

FIRMA:
NDMBRE: Coronel Jorge Eduardo Neira Pinzon
MATRICULA:

DIRECTOR DEL PROYECTO:

FIRMA:
NDMBRE: EDGAR FERNANDO CASTIBLANCO RAMIREZ
MATRICULA:

RECTOR:
Mayor General (r)
EDUARDO ANTONIO
HERRERA BERBEL

DIBUJO:
M.A.C.

TITULO:
DISEÑO HIDROSANITARIO
EDIFICIO DE EDUCACIÓN A
DISTANCIA FAEDIS

CONTENIDO:

2do PISO
DESAGUES

OBSERVACIONES:

ESCALA: 1:75
FECHA: Junio de 2013

ESTADO DEL PLANO:
PLANOS FINALES

CODIFICACION:
CAMNUG-FAEDIS-HS- 6 DE 14